


orientacja  
1:1000

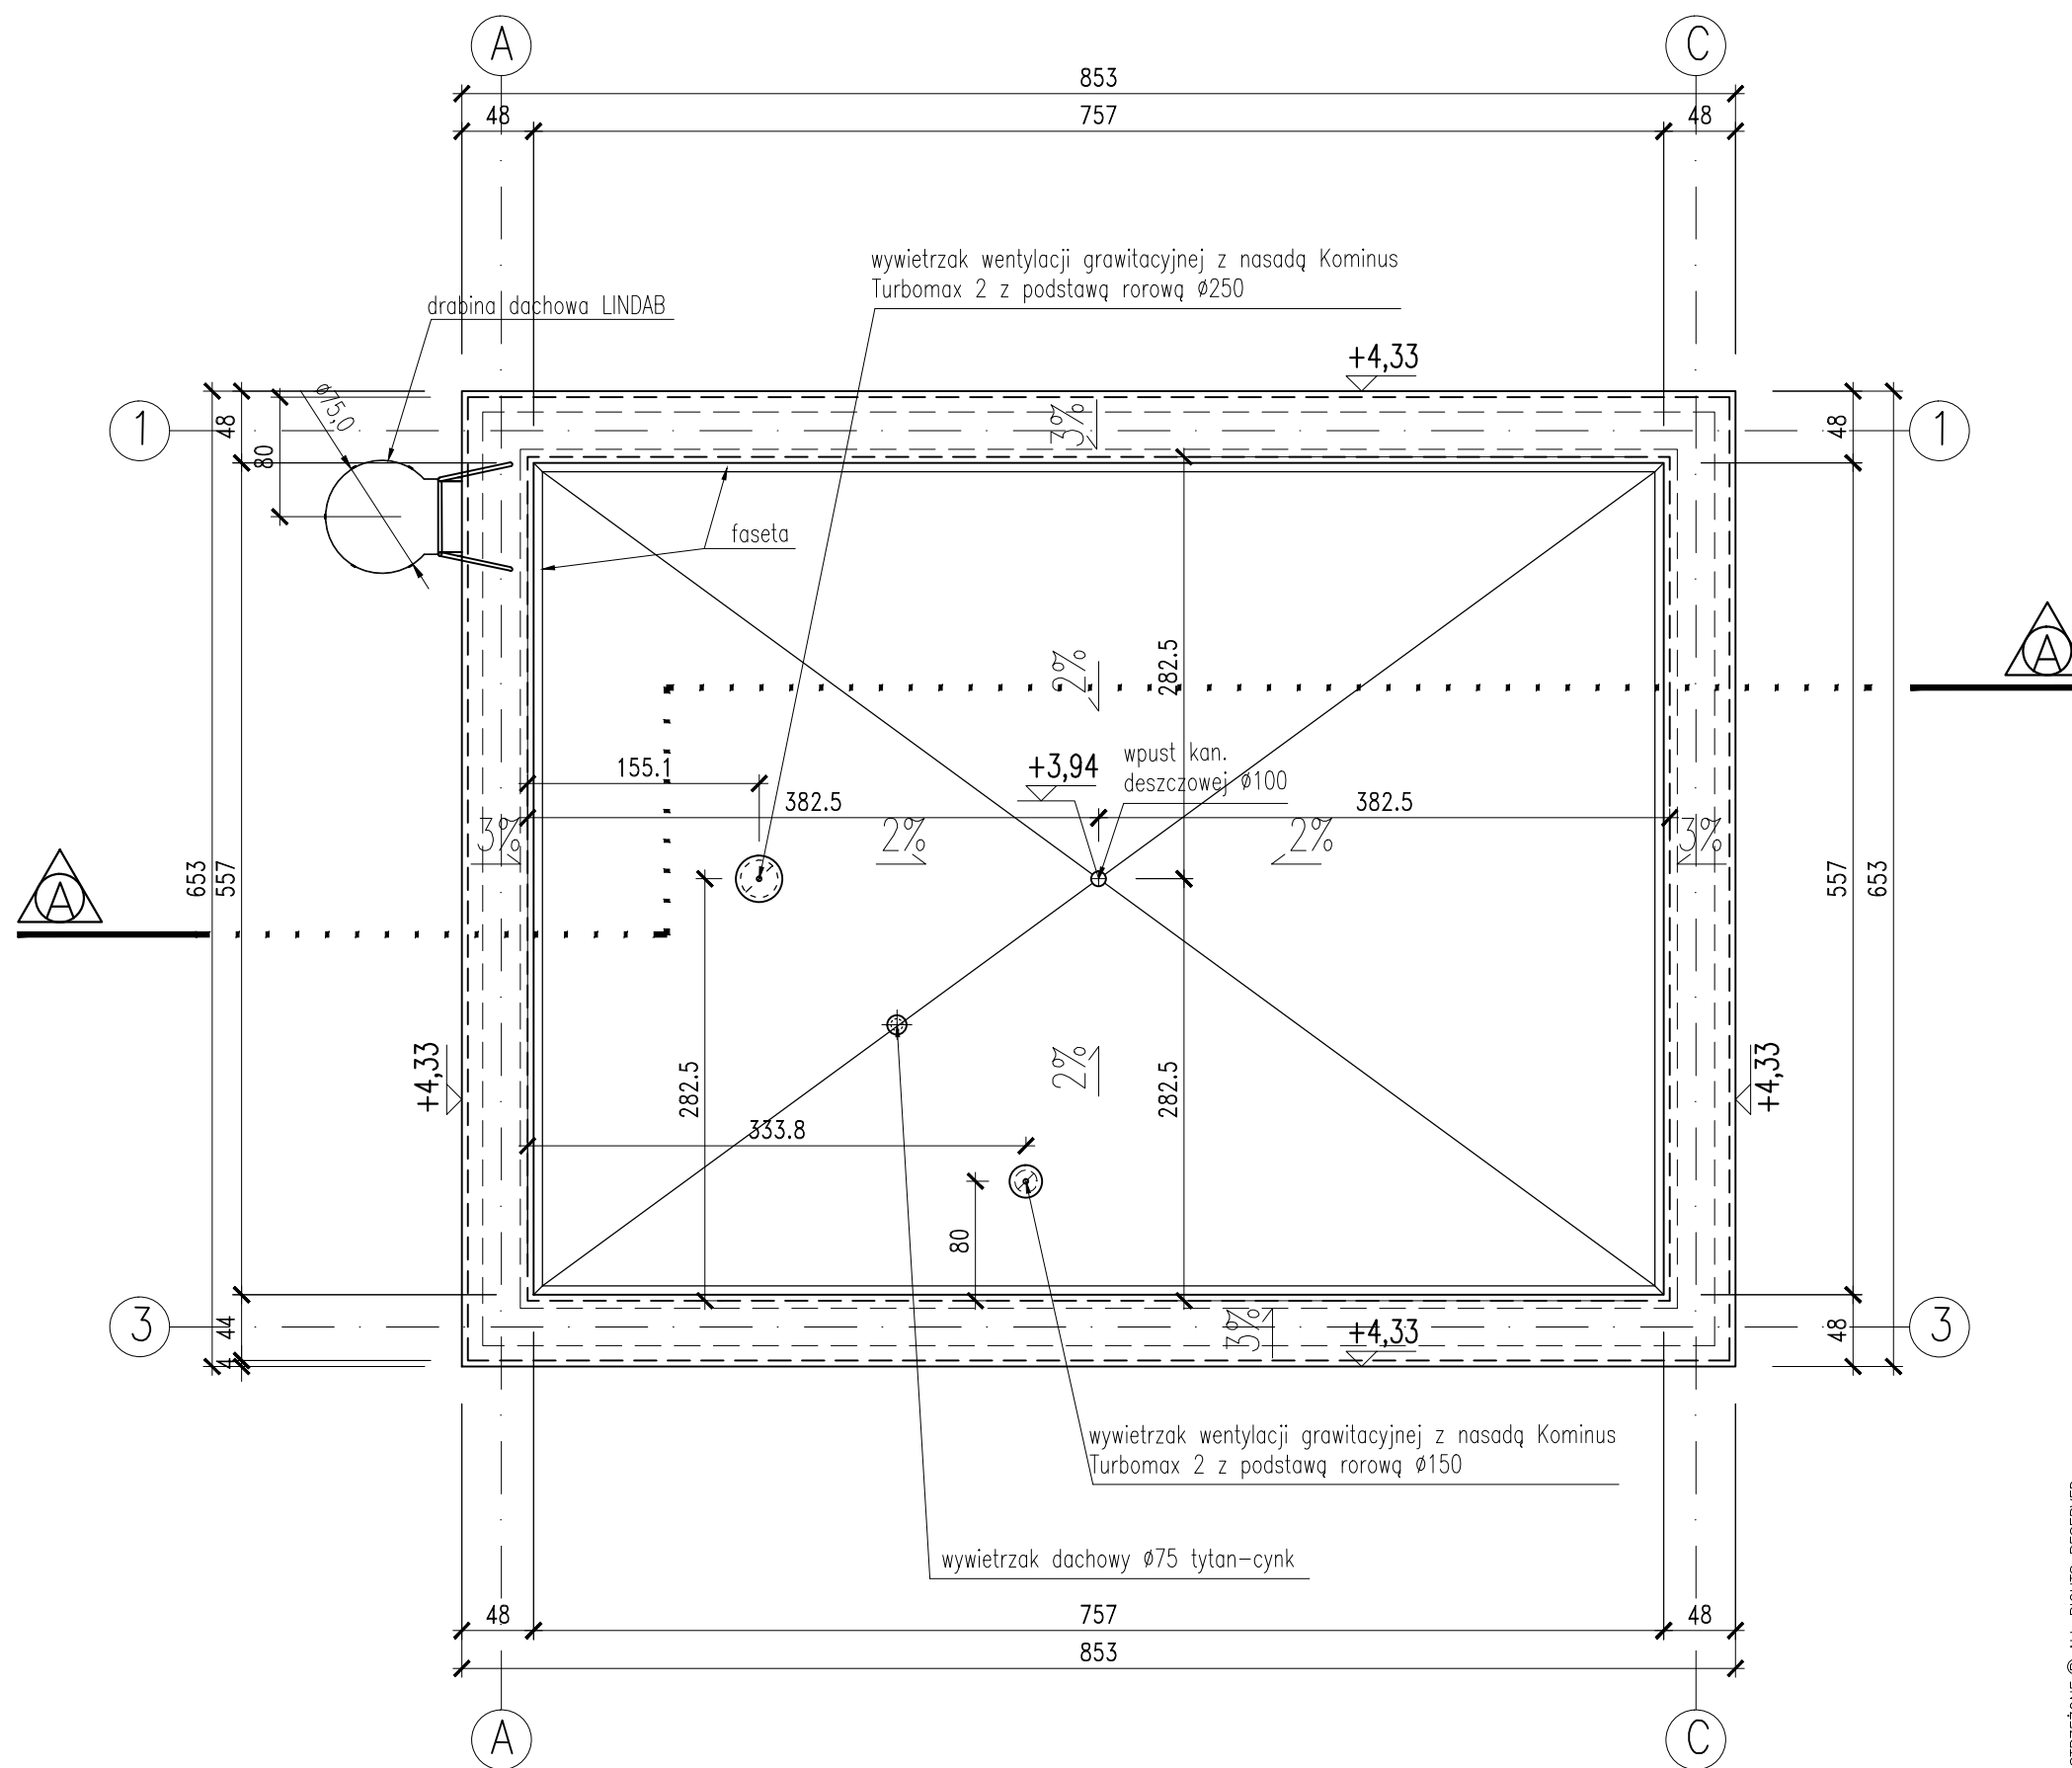

RZUT DACHU skala 1:50

REW.	DATA	OPIS	PROJ.	SPR.
			mgr inż. arch. Paweł Wróblewski 01-114 Warszawa, ul. Okocimska 3m. 138 05-080 Izabelin, Hornówek, ul. Wirzowska 8 tel: 22 722 66 72, 502 339 661	
INWESTOR			ZWIK SP. Z O.O. 18-100 ŁĄPY, UL. PŁONKOWSKA 44	
INWESTYCJA		ROZBUDOWA STACJI WODOCIĄGOWEJ W PŁONCE STRUMIANIE PŁONKA-STRUMIANKA, GM. ŁĄPY, POW. BIAŁOSTOCKI, WOJ. PODLASKIE POMPOWNIA STREFOWA- ŁĄPY UL. PŁONKOWSKA 44 DZ. EWID. NR 588/1, 588/2, OBREB ŁĄPY		
TREŚĆ		PROJEKT BUDYNKU POMPOWNI STREFOWEJ RZUT DACHU		
PROJEKTOWAŁ	mgr inż. arch. Paweł Wróblewski Wa-10/98	branza ARCHITEKTURA	stadium PROJ.BUDOWLANY	
OPRACOWAŁ	inż. arch. Martyna Wielgodek	Nr rys. <b>A-02/PSK</b>		rew.
SPRAWDZIŁ	mgr inż. arch. Paweł Chmielewski Wa-37/01	data 07-2015	skala 1:50	str. nr

WSZELKIE PRAWA AUTORSKIE ZASTRZEŻONE © ALL RIGHTS RESERVED